


RZECZOZNAWCA DO SPRAW ZABEZPIECZEŃ PRZECIWOPOŻAROWYCH

mgr inż. Marek Kucharski nr upr. 581/2013

*Kwapkowiec 08/05/2018*  
(miejscowość, data)

Zgodność projektu z wymaganiami ochrony przeciwpożarowej stwierdzam bez uwag z uwagami

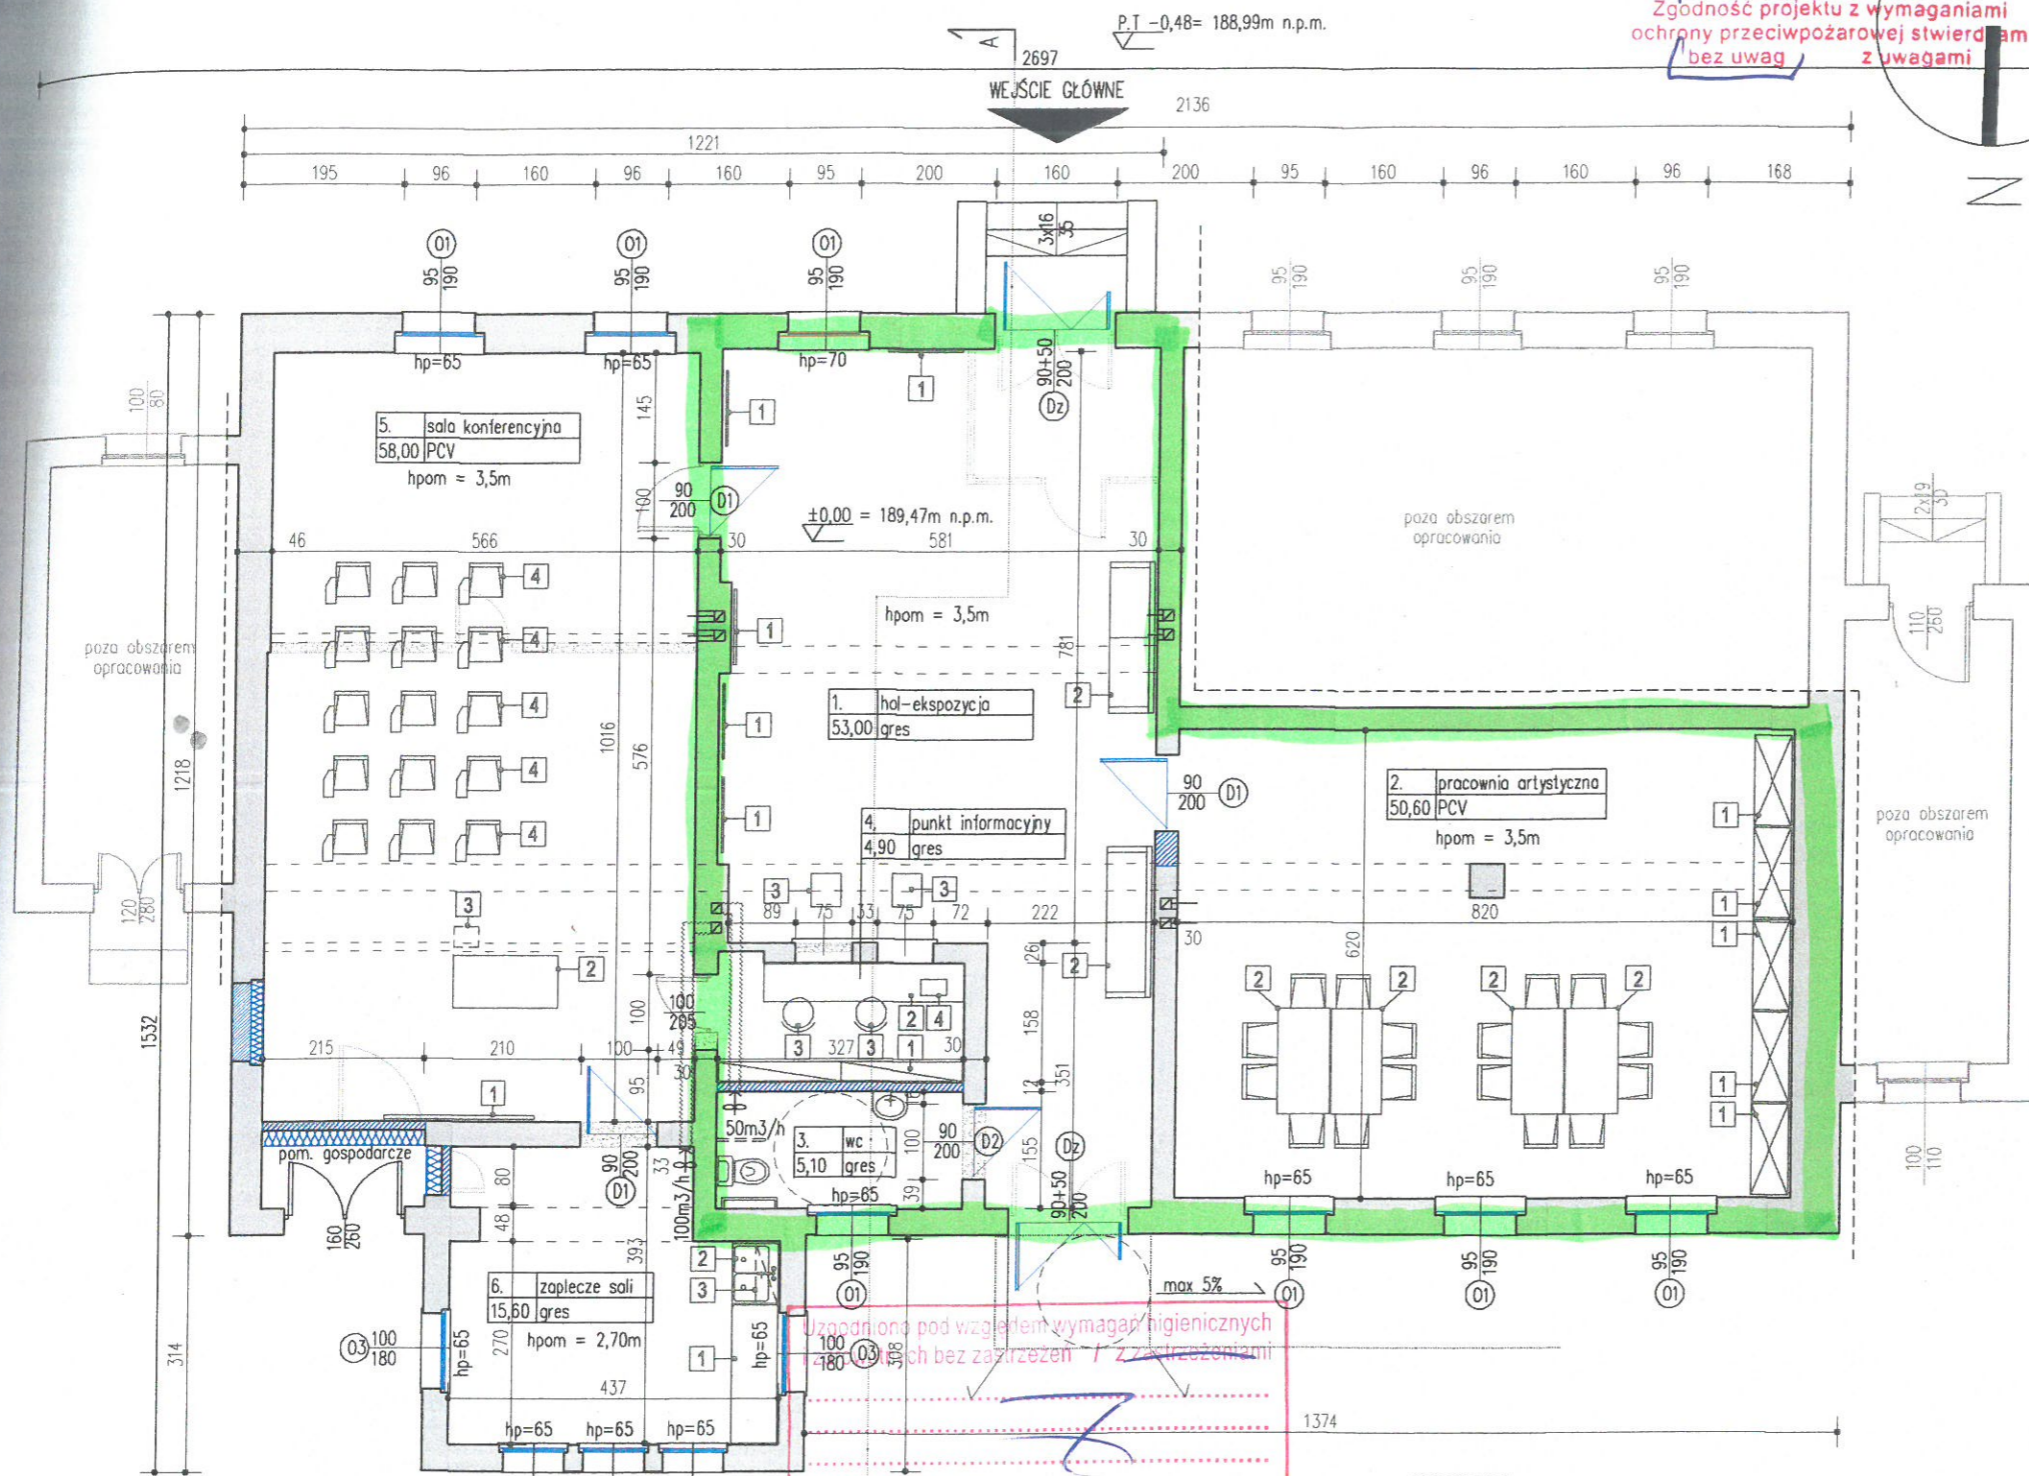

WYKAZ POMIESZCZEŃ-ZESTAWIENIE POWIERZCHNI			
LP.	POMIESZCZENIE	POSADZKA	POW.m2
1.	HOL EKSPOZYCJA	GRES	53,00
2.	PRACOWNIA ARTYSTYCZNA	GRES	50,60
3.	WC	GRES	5,10
4.	PUNKT INFORMACYJNY	GRES	4,90
część 1			RAZEM: 113,60

5.	SALA KONFERENCYJNA	GRES	58,00
6.	ZAPLECZE SALI	GRES	15,60
część 2			RAZEM: 73,60

POWIERZCHNIA UŻYTKOWA ŁĄCZNIE: 187,20m2

ZESTAWIENIE WYPOSAŻENIA TECHNOLOGICZNEGO

LP.	NAZWA URZĄDZENIA/SPRZĘTU	napięcie/moc	wymiar cm dł/szer/wys	IL.
<b>1. HOL-EKSPOZYCJA</b>				
1.	rama do ekspozycyjna	-	100/100	5
2.	ławka drewniana (siedzisko) 3-4 osobowa	-	200/65/90	2
3.	istniejący hoker kasowy (do adaptacji)	-	-	2
<b>2. PRACOWNIA ARTYSTYCZNA</b>				
1.	regał ekspozycyjny - magazynowy	-	120/60/180	5
2.	stół drewniany + 4 krzesła nietapicerowane	-	140/70/75	4
<b>4. PUNKT INFORMACYJNY</b>				
1.	regał/półki ekspozycyjne ściennie (zestaw)	-	320/35/180	1
2.	blat - lada częściowo zabud. szalkami dolnymi	-	260/50/85	1
3.	krzesła biurowe, obrotowe, tapicerowane	-	-	2
4.	komputer przenośny	230V	-	1
<b>5. SALA KONFERENCYJNA</b>				
1.	ekran wysuwany	230V	220/165	1
2.	stół pod sprzęt multimedialny - stan. prelegenta	230V	140/70/75	1
3.	rzućnik mocowany do sufitu	230V	-	1
4.	krzeselko z blatem	-	-	20
<b>6. ZAPLECZE SALI</b>				
1.	ekran wysuwany	230V	220/165	1
2.	stół pod sprzęt multimedialny - stan. prelegenta	230V	140/70/75	1
3.	rzućnik mocowany do sufitu	230V	-	1
4.	krzeselko z blatem	-	-	20
<b>6. ZAPLECZE SALI</b>				
1.	zestaw szafek kuchennych z blatem	-	260/60/85	1
2.	zmywak 2-komorowy wpuszczony w blat	-	80/50	1
3.	ociękoż scienny	-	80/35/28	1

UWAGA:  
- elementy nieokreślone w projekcie należy każdorazowo ustalić z projektantem  
- wszystkie wymiary sprawdzać na bieżąco na budowie

Zaopiniowano pod względem zgodności przepisami przeciwpożarowymi i higieny pracy oraz wymaganiami ergonomii i bezpieczeństwa. *13.03.2018* *Smalczon*  
Lp. opinii: *28/2018* podpis i pieczęć imienna

mgr inż. Dominika Skinderowicz  
RZECZOZNAWCA DO SPRAW ZABEZPIECZEŃ PRZECIWOPOŻAROWYCH  
Nr upr. 2-BP/O-2014  
ul. Żelazna 33/5, 53-427 Wrocław tel. 607 75 75 45

mgr inż. Dominika Skinderowicz  
RZECZOZNAWCA DO SPRAW ZABEZPIECZEŃ PRZECIWOPOŻAROWYCH  
Nr upr. 640/11 w grupach: 1.0  
ul. Żelazna 33/5, 53-427 Wrocław tel. 607 75 75 45

- OZNACZENIA:
- Ściany, elementy istniejące
  - Projektowane elementy, ściany
  - Projektowane drzwi (w osi podano minimalny wymagany wymiar w świetle po pełnym otwarciu)
  - projektowana stolarka okienna w miejscu starej stolarki przeznaczonej do demontażu (w osi podano wymiar w świetle węgarków)
  - Wyburzenia, rozbiórki, przebiecia
  - stolarka drzwiowa do demontażu

**ATD** Grzegorz Janik  
ul. Dworcowa 3  
48250 Głogówek  
608846399, 774373942

Pracownia projektowa atd

temat: PRZEBUDOWA I ZSU CZĘŚCI PARTERU DWORCA KOLEJOWEGO W TWARDAWIE NA CENTRUM INTEGRACYJNE, KULTURY I SZTUKI

adres: działka nr 165/93, obręb Twardawa, jedn. ewid. Głogówek - Obszar Wiejski

inwestor: GMINA GŁOGÓWEK, RYNEK 1, 48-250 GŁOGÓWEK

stadium: PROJEKT BUDOWLANY data: 02.2018

branża: ARCHITEKTURA skala: 1:100

rysunek: RZUT PARTERU

specjalność:	architektoniczna	projektant:	mgr inż. arch. Grzegorz Janik	nr upr.	06/OPOKK/2009	podpis		nr rys.:	
	architektoniczna	sprawdzający:	mgr inż. arch. Adam Nossol		04/OPOKK/2012				